


Rzut parteru 1:100

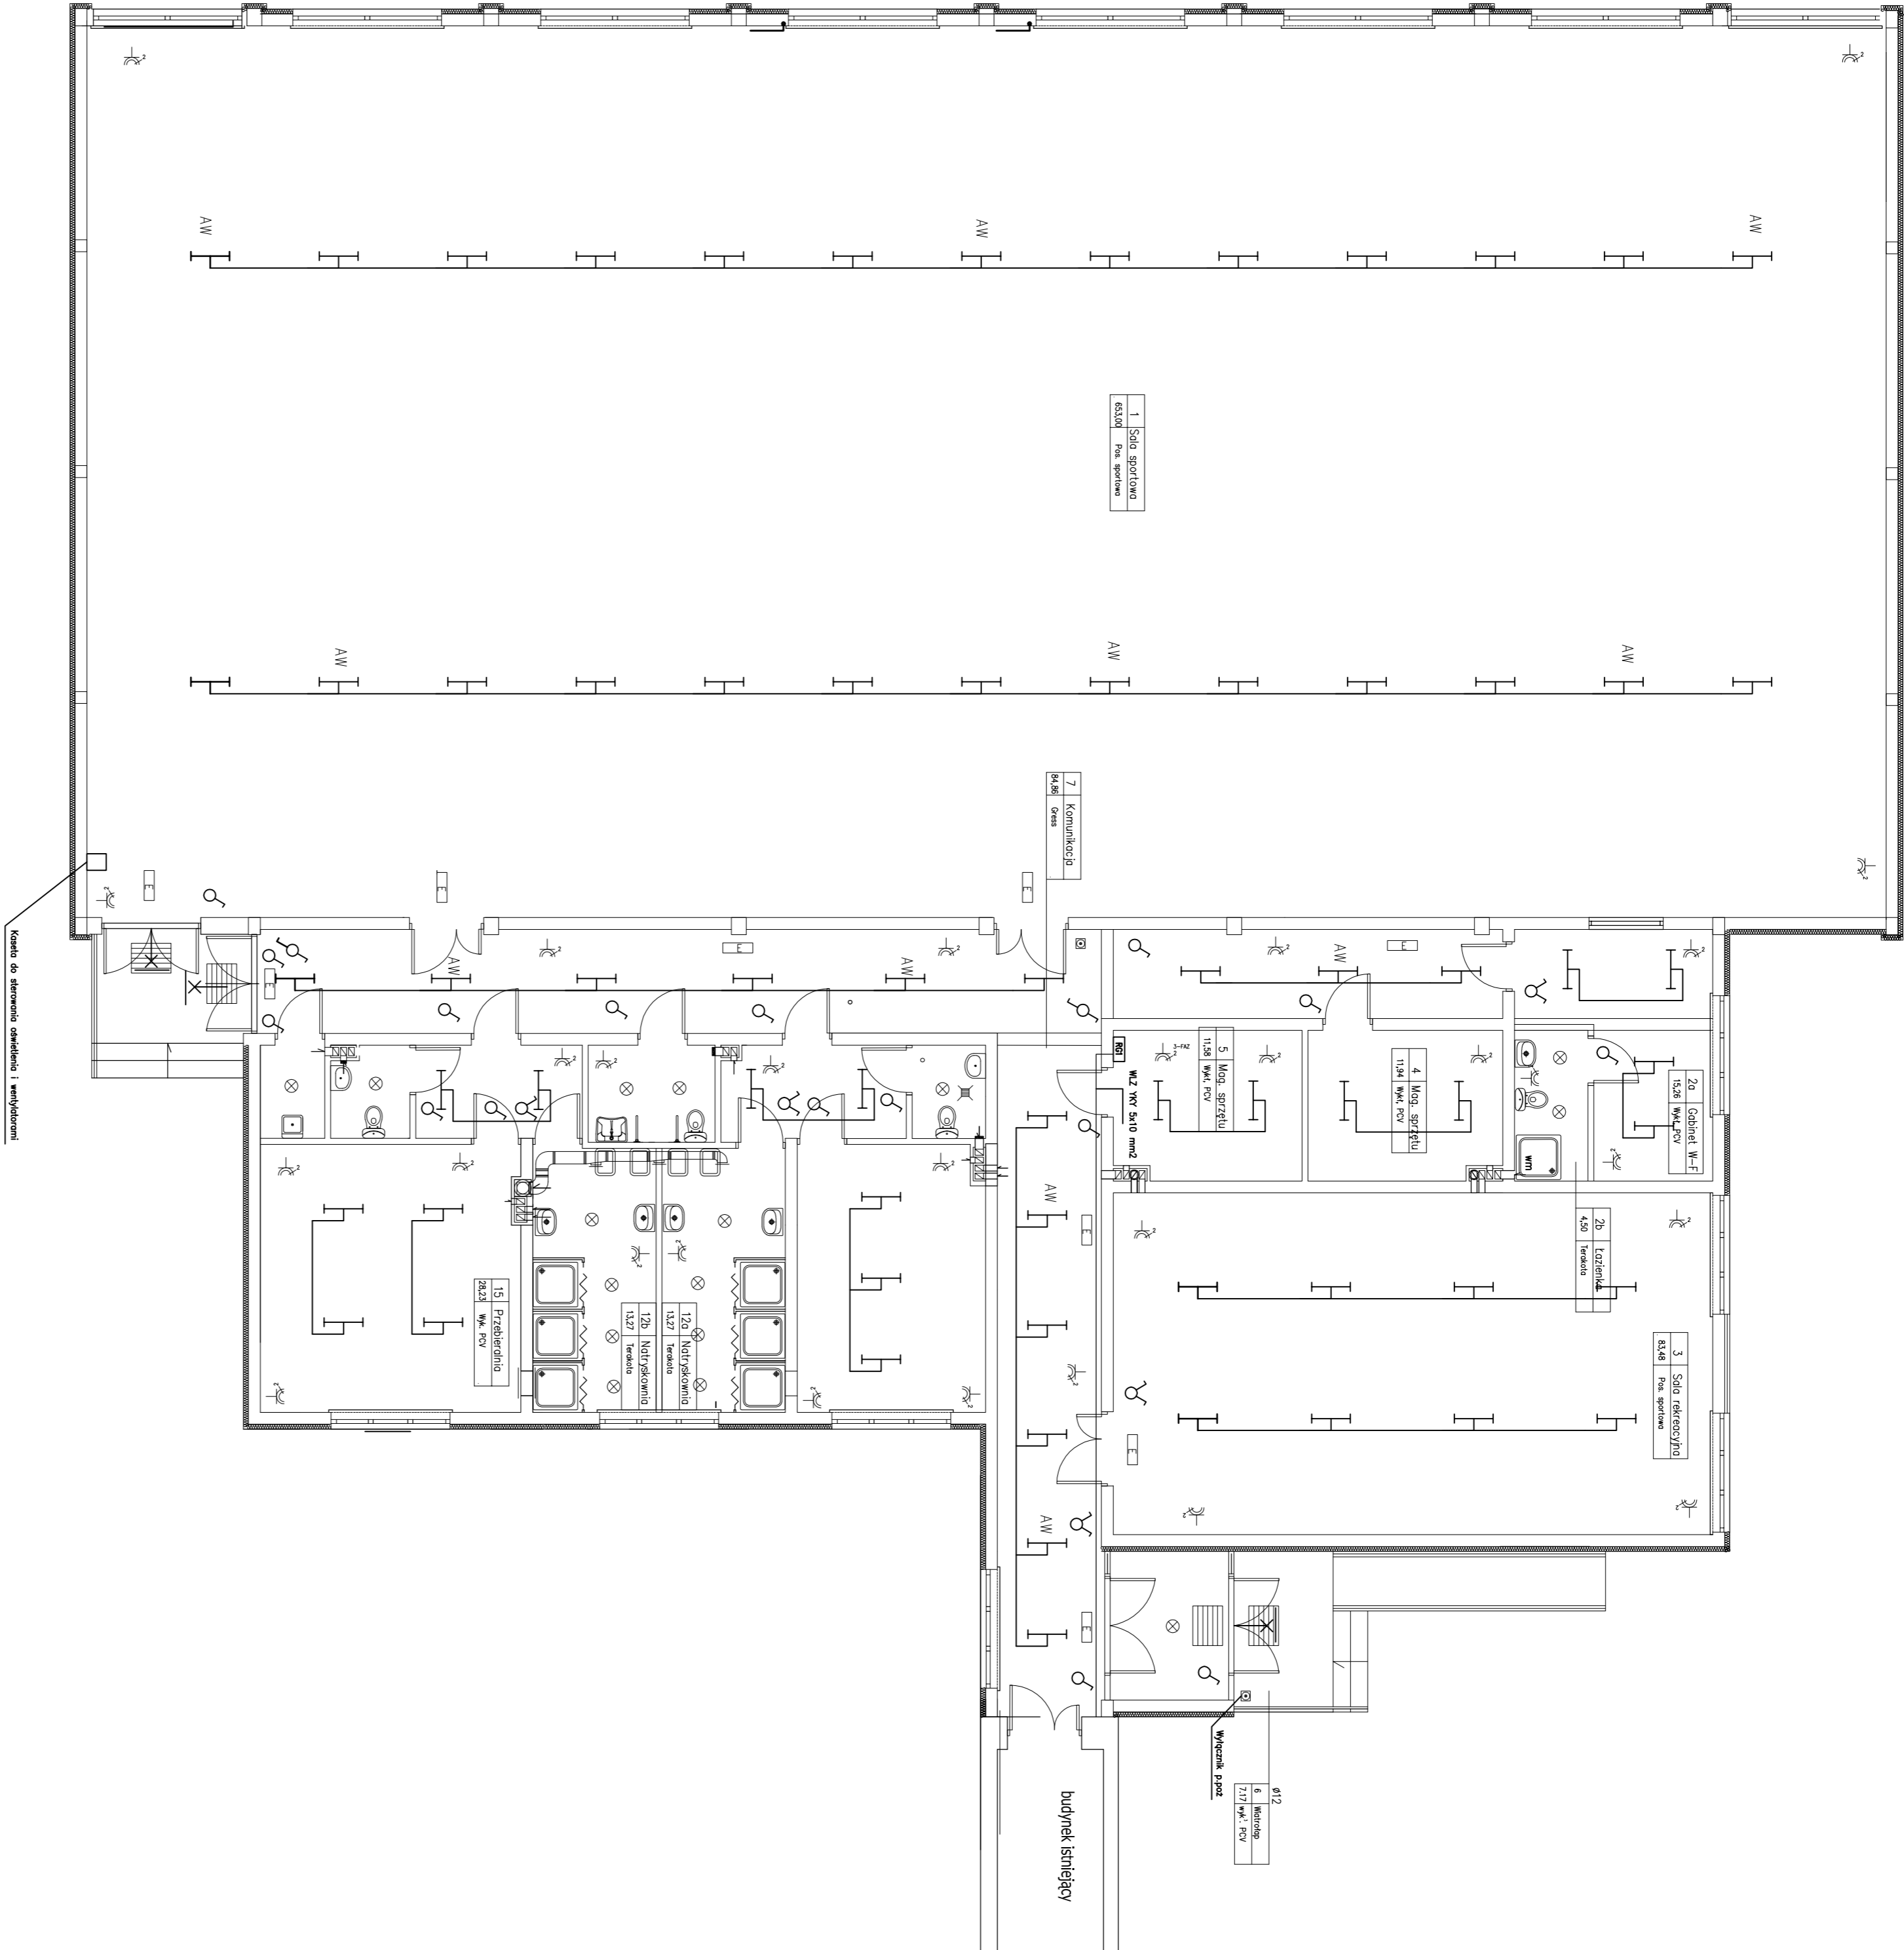

UKŁAD SIECI TN-S
OCHRONA OD PORĄŻEN - SZYBKIE WYŁĄCZENIE ZASILANIA

Obiekt: Sala gimnastyczna			
Adres:	Krzynówłoga Mała ; dz. nr 131 gm.Krzynówłoga Mała		Skala: 1:100
Rysunek:	Rzut parteru Instalacje elektryczne	Rys. nr 1	Data: 08.2009r.
Projektował:			